



# INSTALACIÓN ELÉCTRICA


PLANTA BAJA *esc.: 1:100*

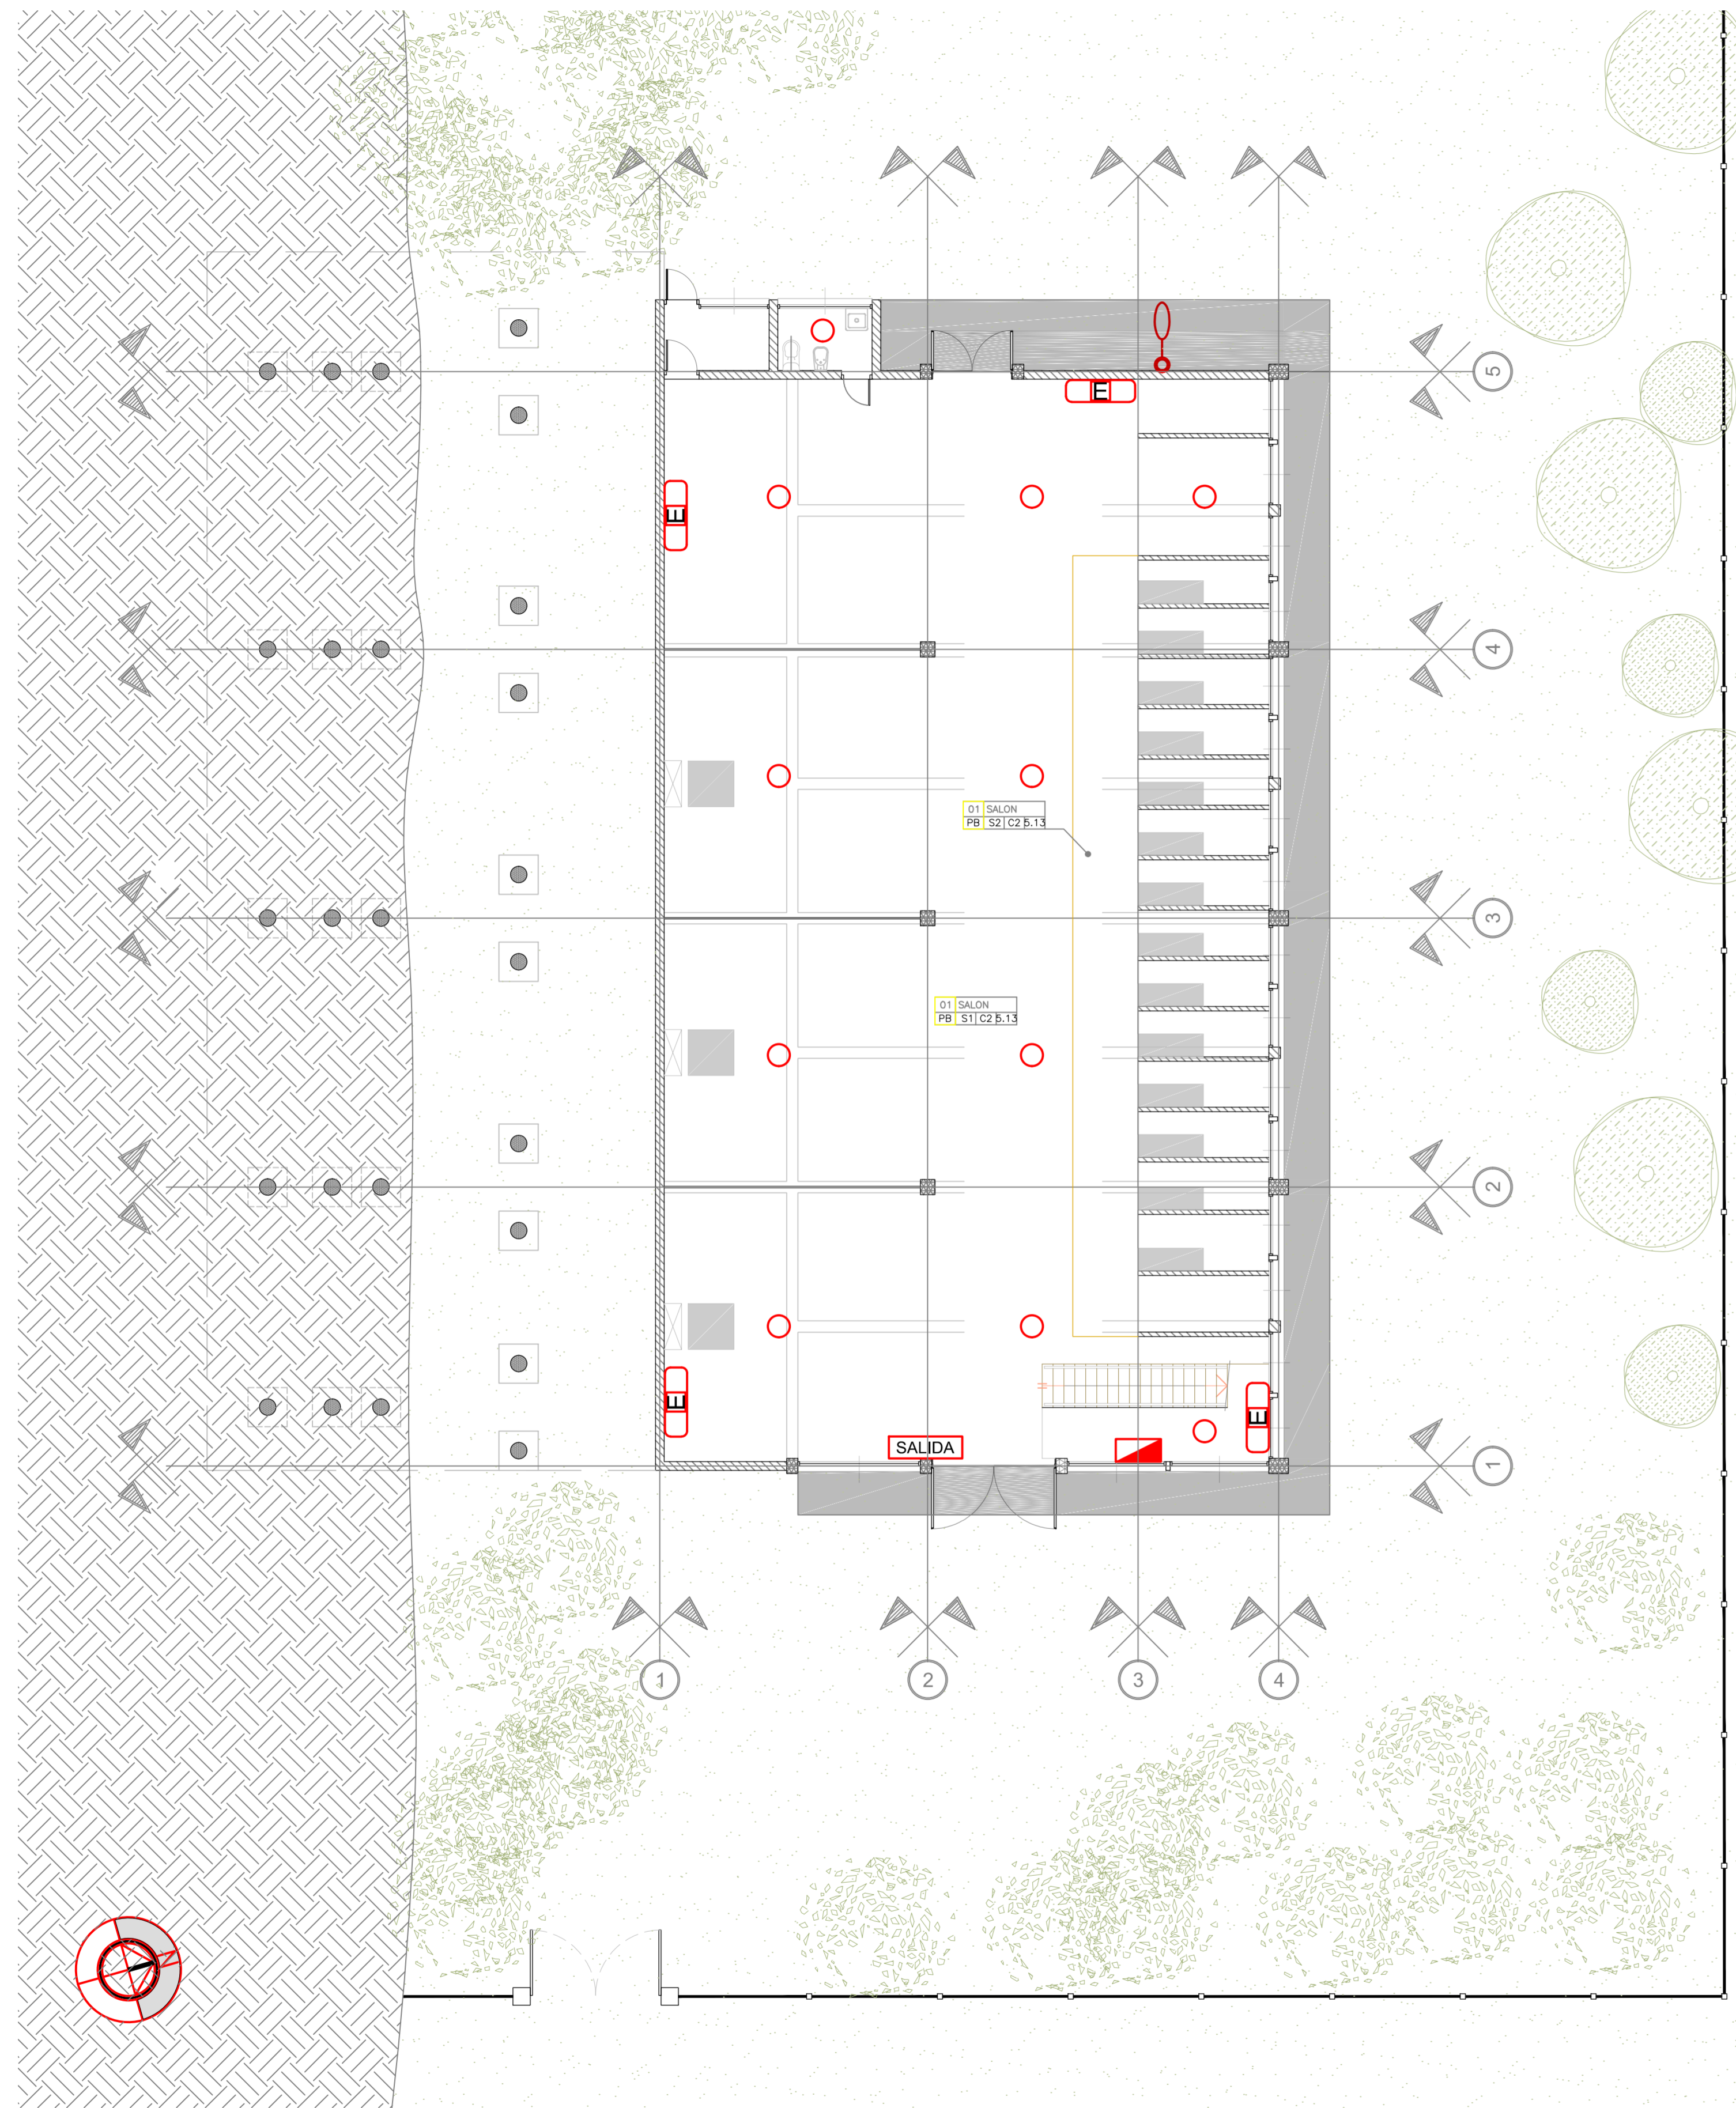

PLANTA ALTA *esc.: 1:100*

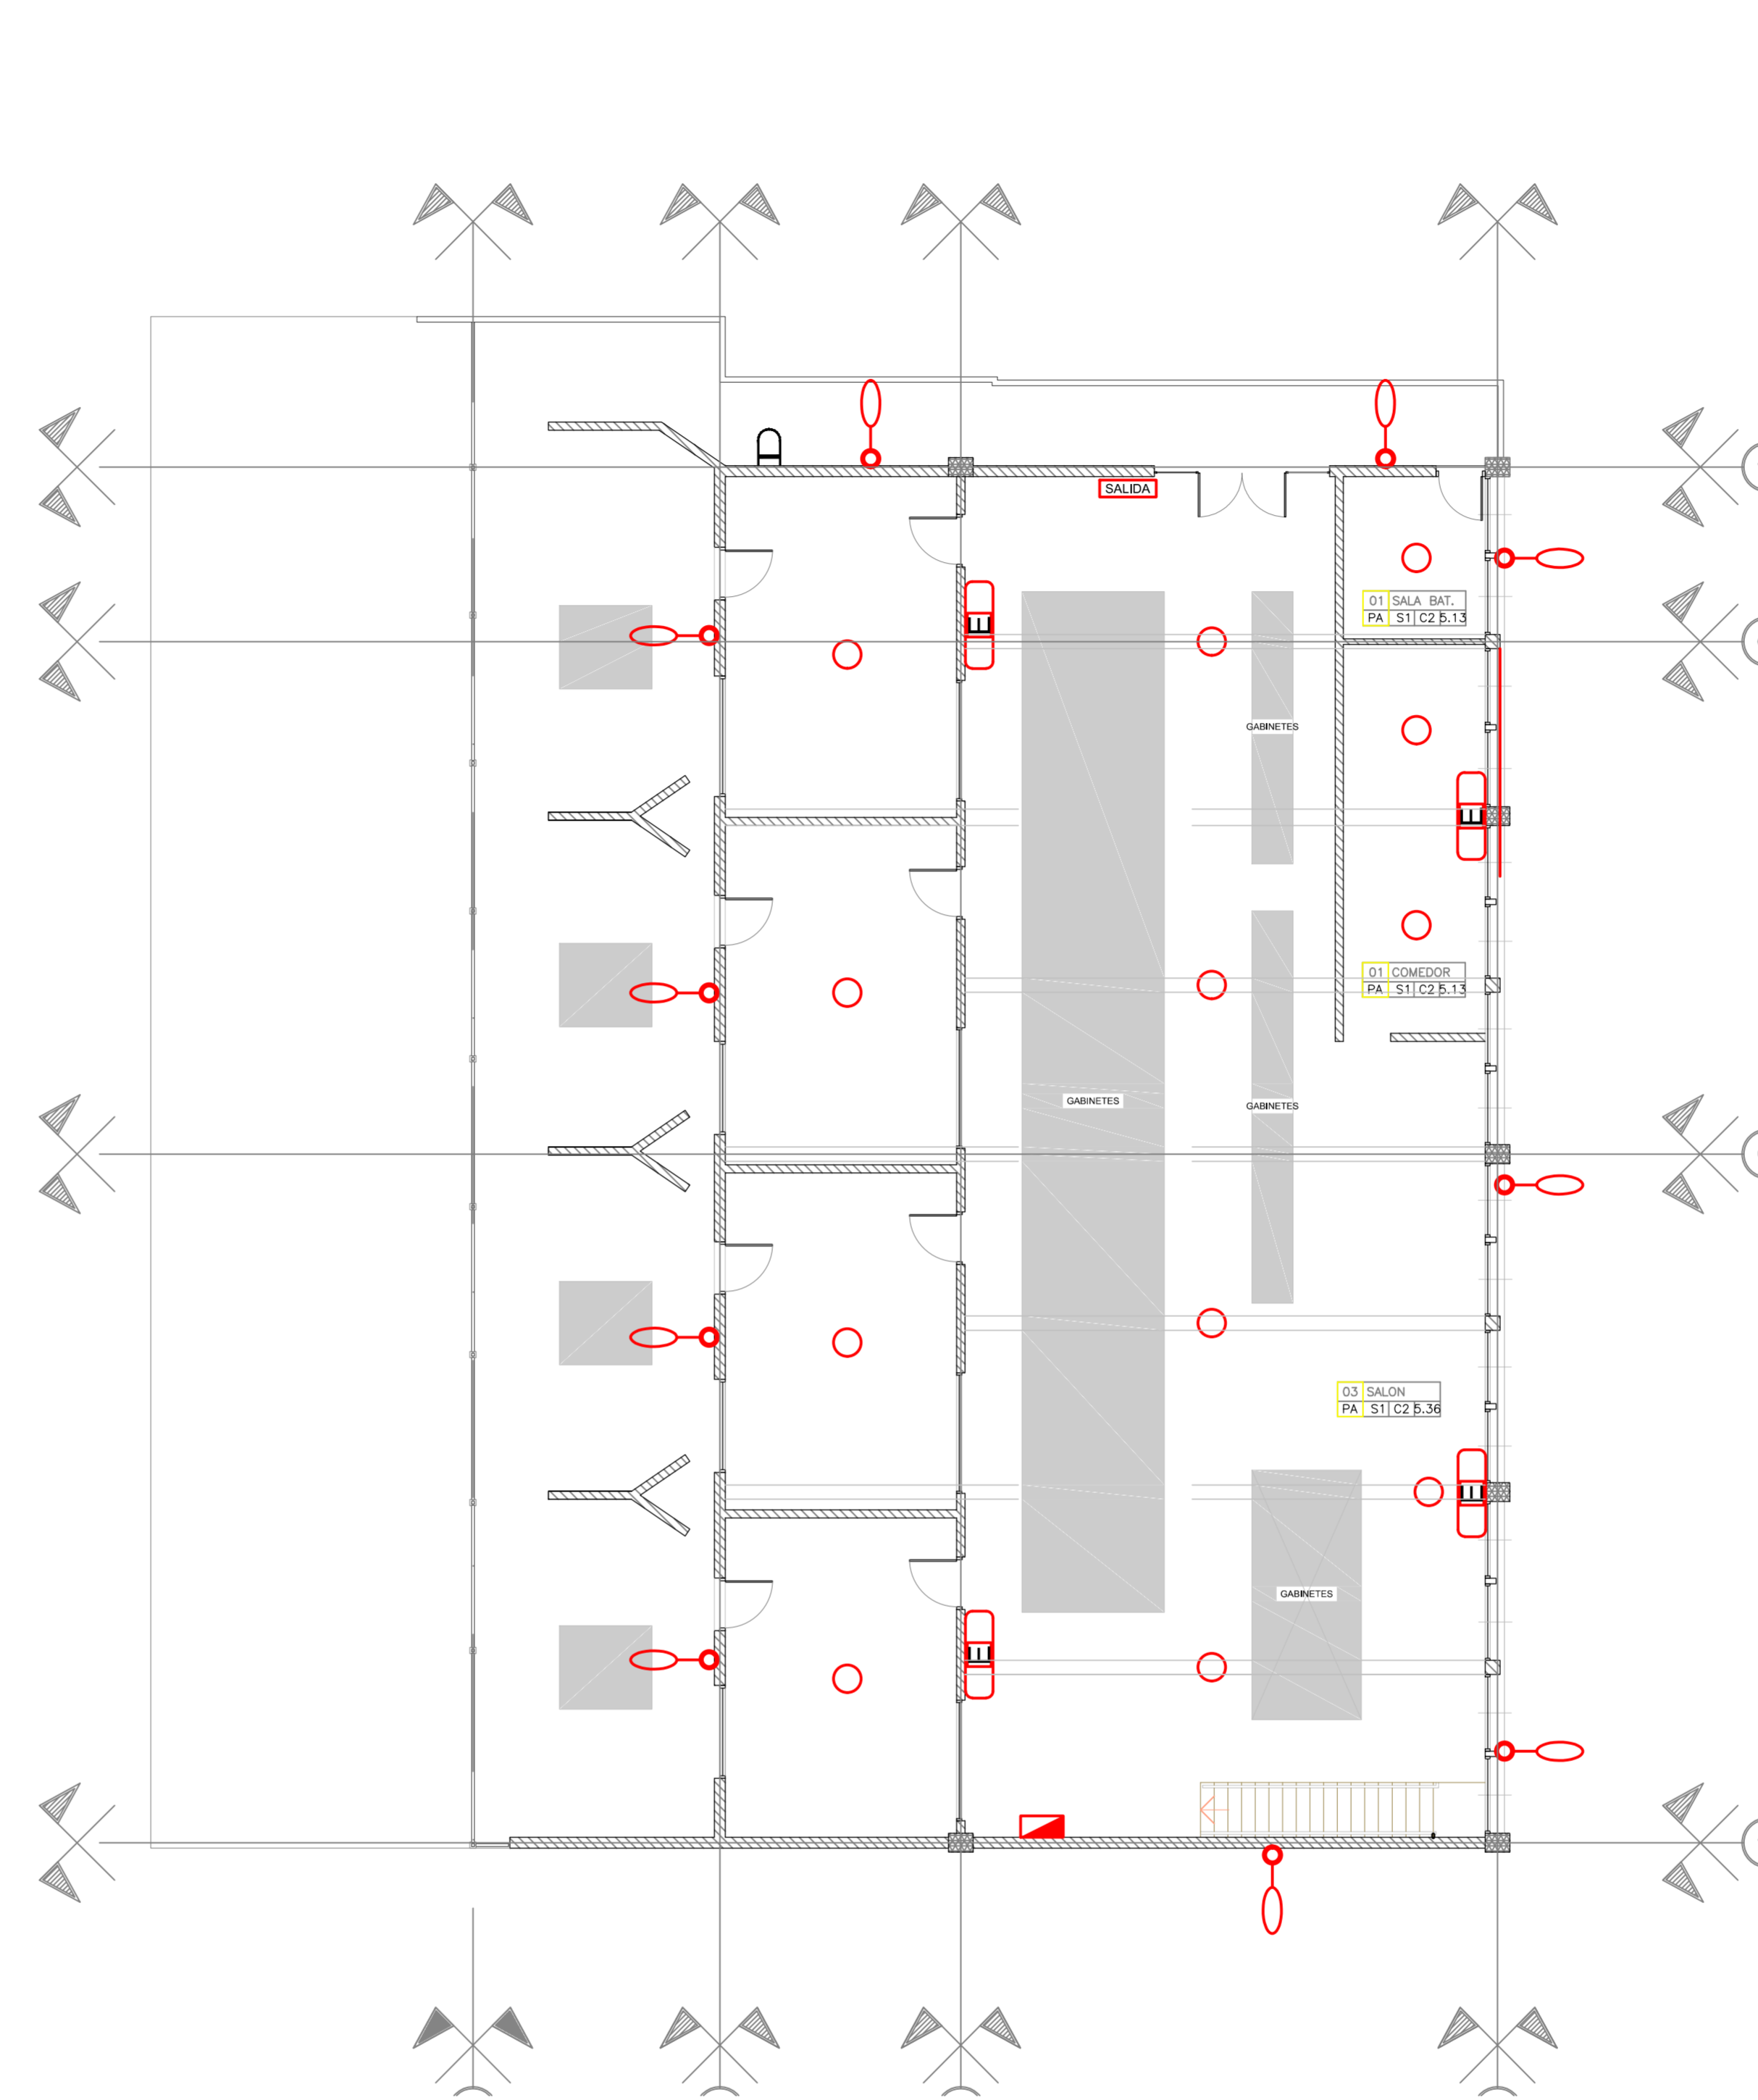

PLANTA SUBSUELO *esc.: 1:100*

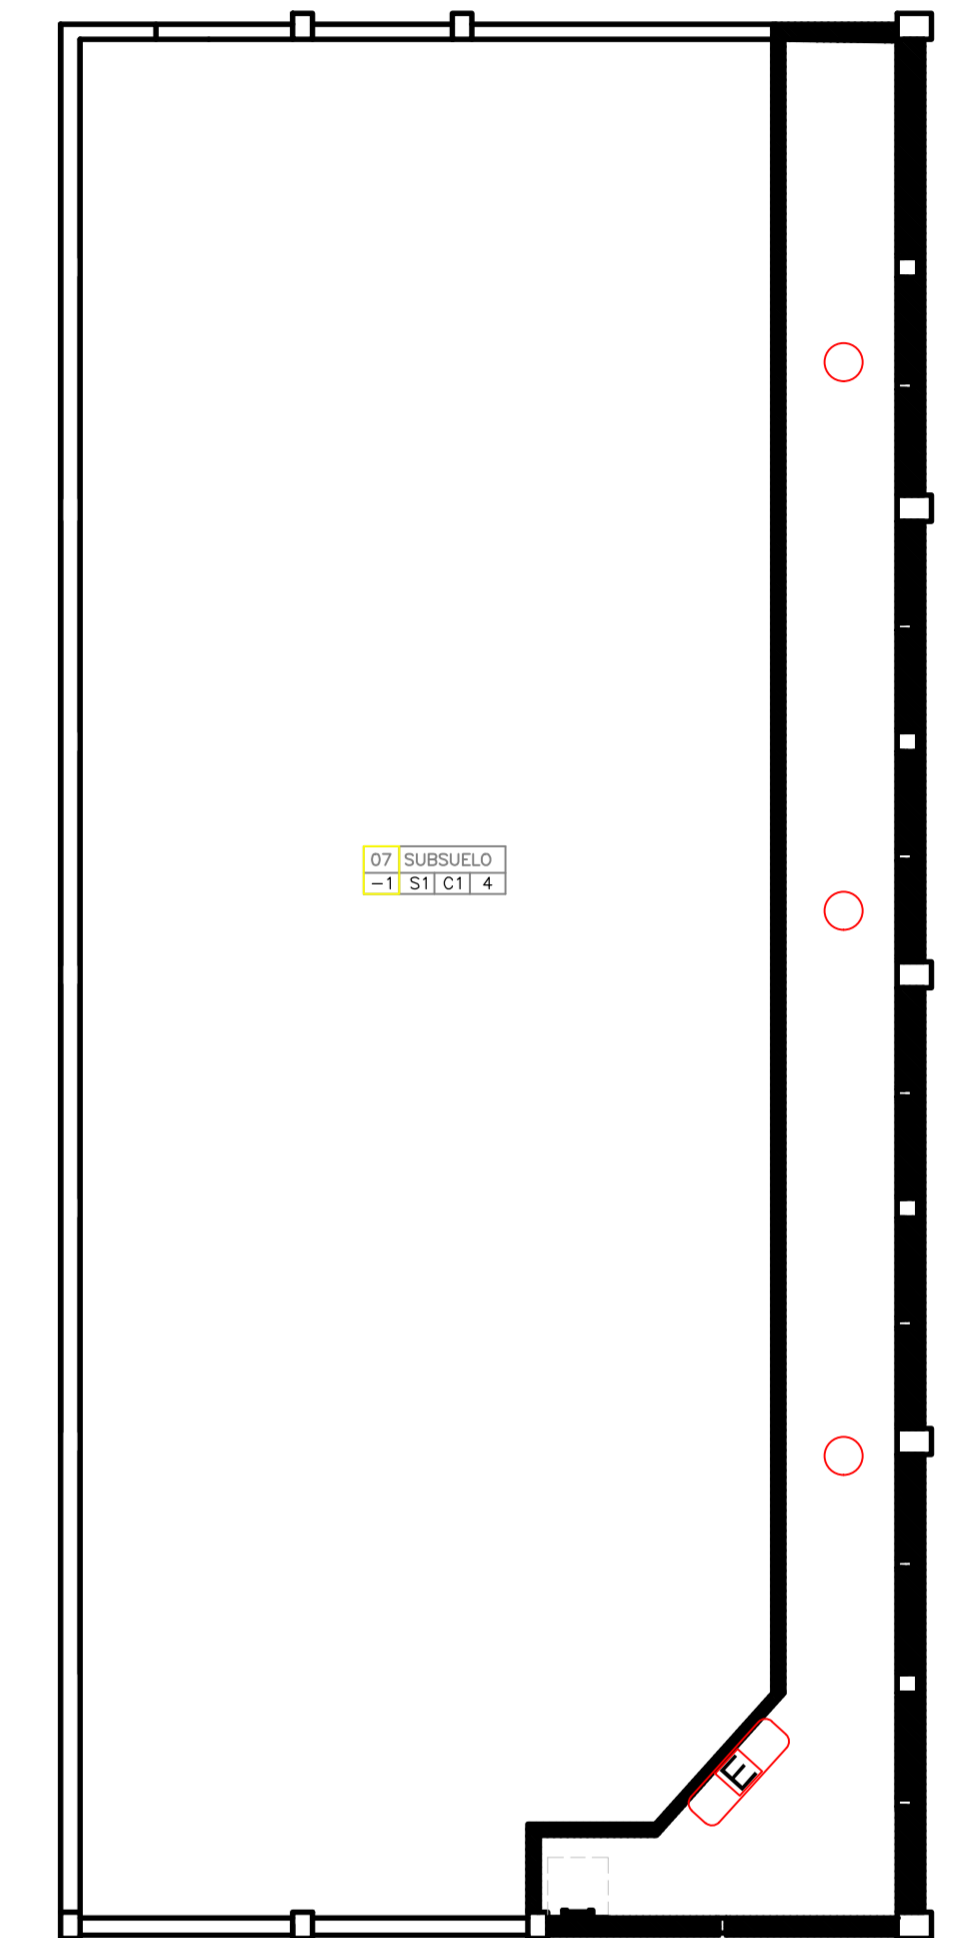

LOCALES	SOLADOS	CEILOSASOS	OTROS
<ul style="list-style-type: none"> <li>01 OFICINA</li> </ul>	<ul style="list-style-type: none"> <li>S1 MOSAICO GRANITICO</li> <li>S2 ALFOMBRA DIELECTRICA AISLANTE</li> </ul>	<ul style="list-style-type: none"> <li>C1 PLACA DE YESO</li> <li>C2 SIN CIELORRASO</li> </ul>	<ul style="list-style-type: none"> <li>S3 CARPETA SOBRE MEMBRANA HIDROFUGA</li> <li>S4 CERAMICA DE ALTO TRANSITO</li> <li>S5 LOSETA FILTRANTE</li> </ul>


Operadora Ferrovial Sociedad del Estado  
Av. Dr. Ramos Mejía 1302, 4°, CABA (CP 1104) Argentina. Tel. (54-11) 3220-630

**MEJORAMIENTO EDIFICIO SUBSTACION PALERMO**

PROYECTO: 1:100 | FECHA: OCTUBRE | LINEA: MITRE | RAMAL: JOSE LEON SUAREZ  
APROBADO

# HERRERÍA



PORTON ACCESO esc.: 1/20

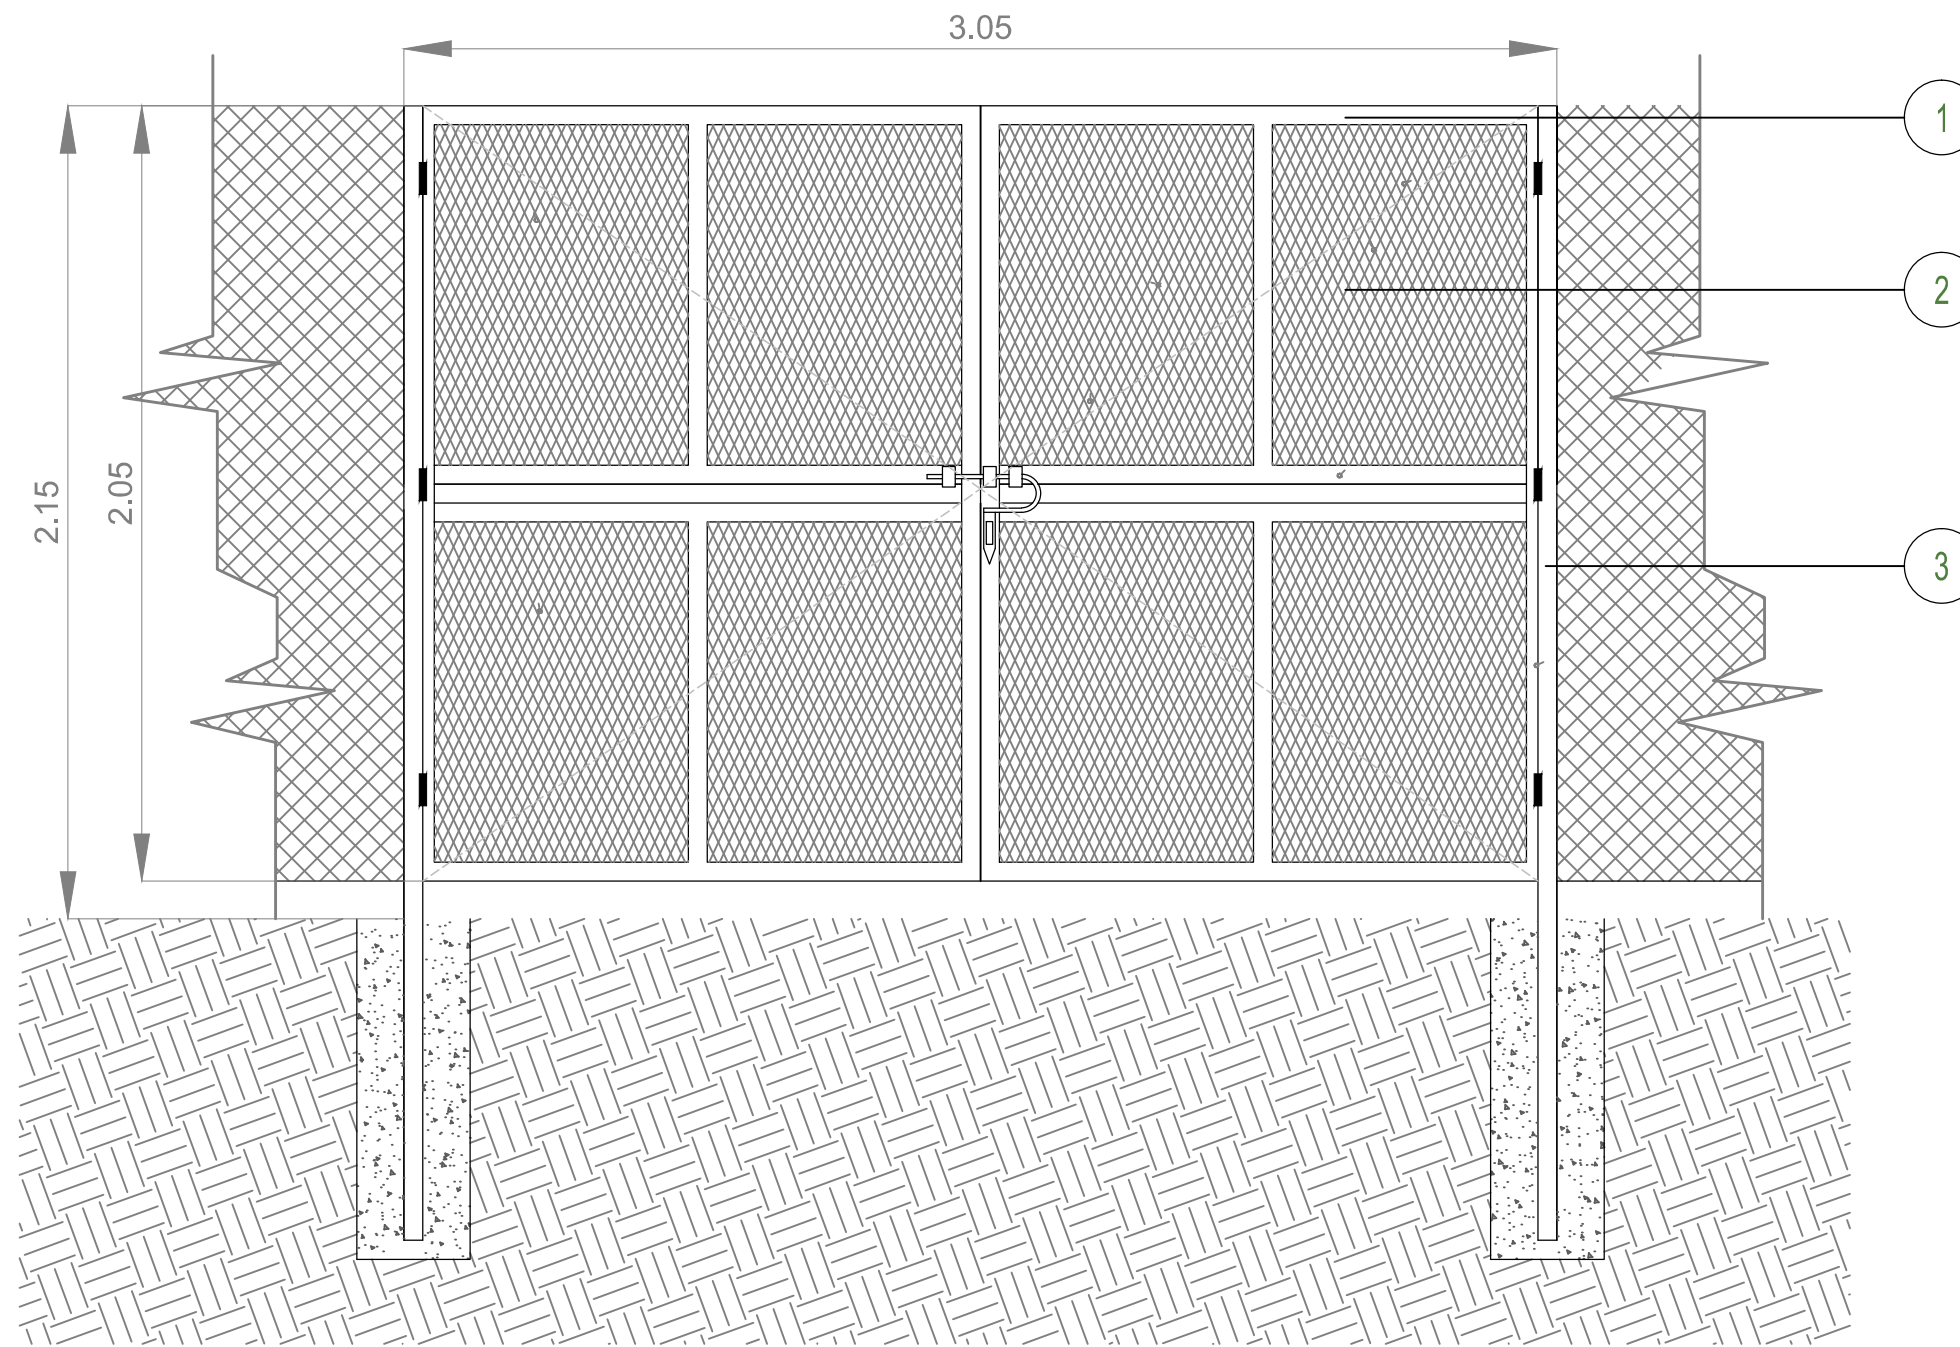


- 1 BASTIDOR PÉRFIL L 2" x 3/16"
- 2 MALLA TIPO SHULMAN 050-32-33
- 3 PARANTE VERTICAL IPN 100

Operadora Ferroviaria Sociedad del Estado Av. Dr. Ramos Mejía 1302, 4º, CABA (CP 1104) Argentina. Tel. (54-11) 3220-630 <a href="http://www.trenesargentinos.gob.ar">www.trenesargentinos.gob.ar</a>			
EJECUTO	DESCRIPCION		
PROYECTO	<b>MEJORAMIENTO EDIFICIO SUBESTACIÓN PALERMO</b>		
APROBO	ESCALA: 1:20	FECHA: OCT/02	LINEA: MITRE
		RAMAL: JOSE LEON SUAREZ	
		PLANO	
		PL07 - Herrería	
			



# PLANILLA DE CARPINTERÍAS esc.: 1/50

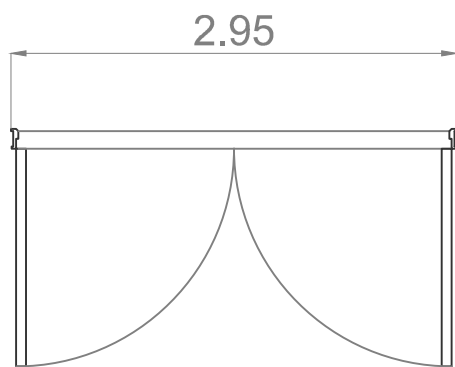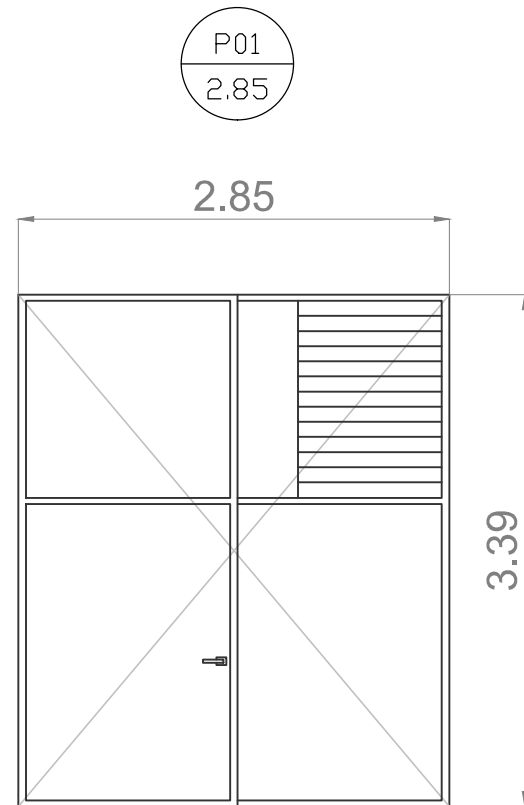



CANT: 03

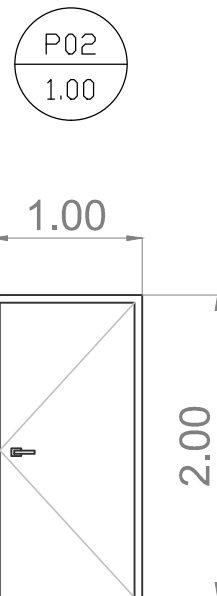

CANT: 01

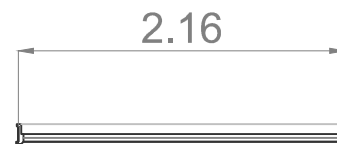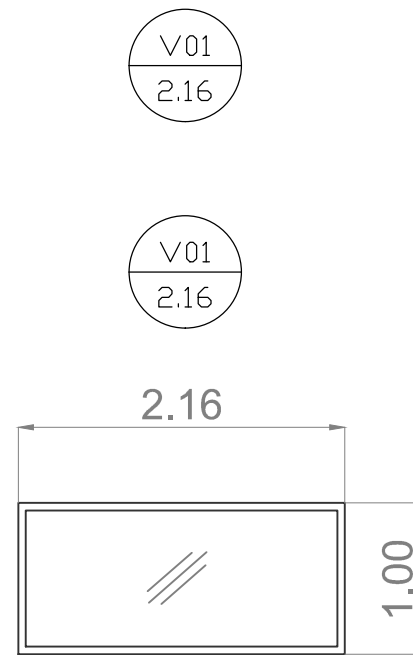

CANT: 01

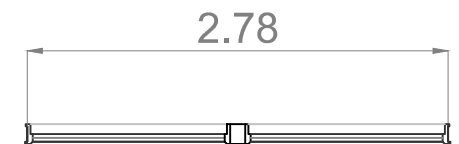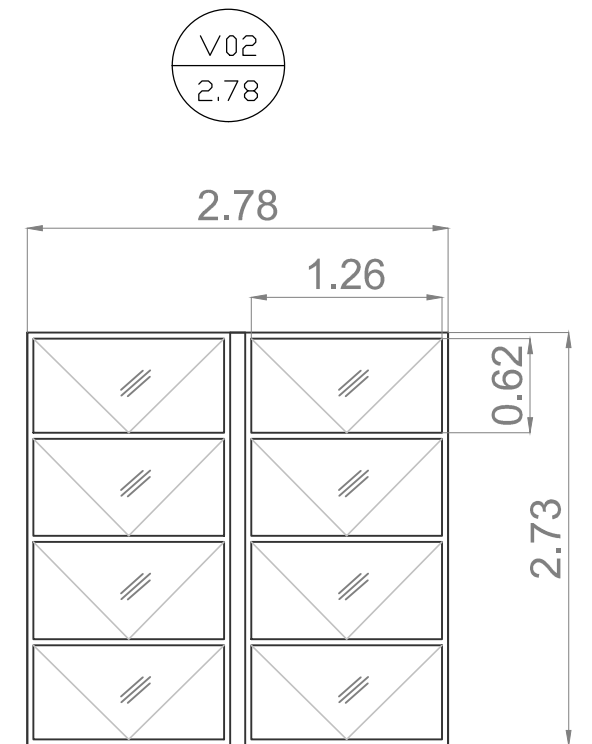

CANT: solo implica cambio de vidrios. La cantidad se verificara en el lugar.

Operadora Ferroviaria Sociedad del Estado Av. Dr. Ramos Mejía 1302, 4º, CABA (CP 1104) Argentina. Tel. (54-11) 3220-630 www.trenesargentinos.gob.ar		 Ministerio de Transporte Presidencia de la Nación	
EJECUTO	DESCRIPCION		
PROYECTO	MEJORAMIENTO EDIFICIO SUBESTACIÓN PALERMO		
APROBO	ESCALA: 1:50	FECHA: OCT/02	LINEA: MITRE
	LA FIRMA SE RESERVA LA PROPIEDAD DE ESTE ELABORADO CON PROHIBICION DE REPRODUCCION O TRANSFERIRLO EN TODO O EN PARTE A OTRA FIRMA O PERSONA SIN SU PREVIA AUTORIZACION ESCRITA.		RAMAL: JOSE LEON SUAREZ PLANO PL08 - Planilla de carpinterías
			2 REVISION