


**PLANTA BAJA**

**SIMBOLOGÍAS:**

- PUESTO DE TRABAJO COMPLETO A INSTALAR SEGUN PETP
- PUESTO DE IMPRESORA COMPLETO A INSTALAR SEGUN PETP
- ZOCALODUCTO DE TRES VIAS A INSTALAR SEGUN PETP
- BANDEJA PORTACABLE DE CHAPA PERFORADA PARA CABLEADO ESTRUCTURADO
- CAJA DE DISTRIBUCION DE HIERRO SEMIPESADO EMBUTIDA A DIMENSIONAR

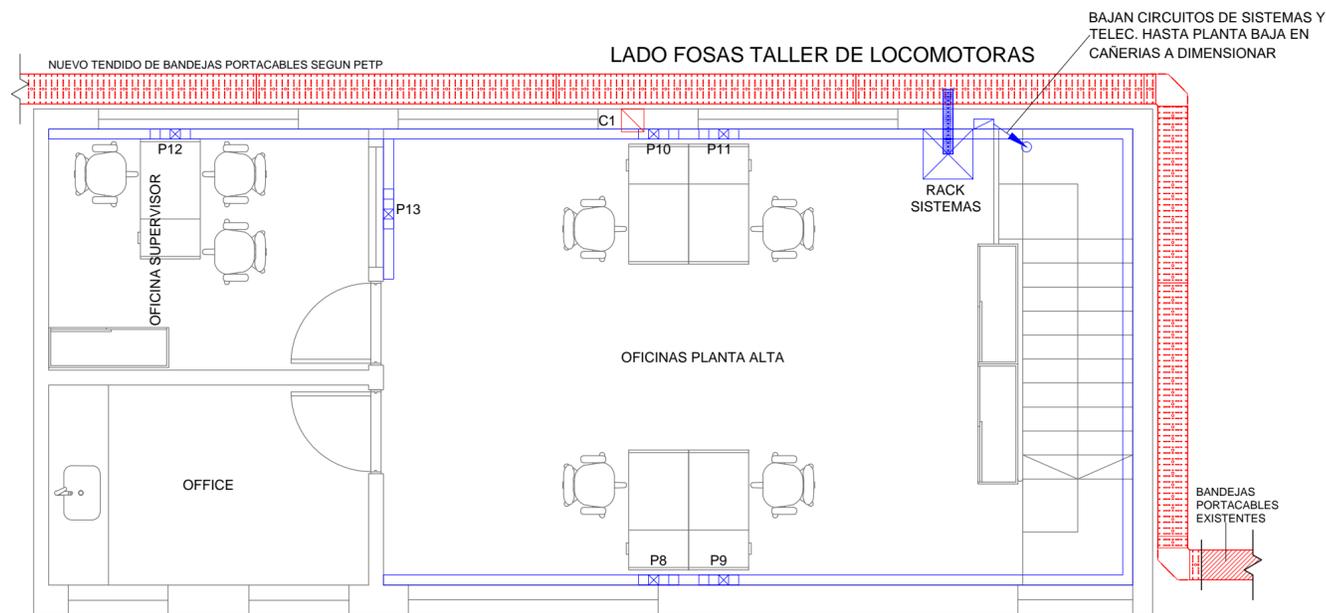

**PLANTA ALTA**

**NOTAS:**

- 1.- LAS DIMENSIONES DE LOS DISEÑOS REPRESENTADOS SON SOLAMENTE DEMOSTRACIONES ESQUEMÁTICAS ORIENTATIVAS. EL CONTRATISTA DEBERÁ REALIZAR SU PROPIO DISEÑO. LAS UBICACIONES EXACTAS DE LOS ELEMENTOS SERÁN DEFINIDAS POR EL PROYECTO DEL CONTRATISTA CON LA APROBACIÓN DE LA INSPECCIÓN DE OBRA.
- 2.- TODOS LOS ELEMENTOS RESPONDERÁN A NORMAS I.R.A.M.

Firma Autor	Firma Usuario	Firma Coordinador Area	Firma Coordinador General	Firma Subgerente de Area	Firma Gerente de Linea
Subgerencia de Infraestructura - Obras e Ingeniería	OBRA: Refacción de Oficinas en Taller de Locomotoras - Retiro				
Fecha: 11/2017	PLANO: Esquema Orientativo de Instalacion de Sistema y Telecomunicaciones		<b>Línea San Martín</b> Escala: 1:50    Revisión		
Dibujó: J. Tomasello			Plano No. <b>LSM-OC-052-PL007</b>		
Proyectó: Ing. J. C. Baldi					
Revisó: Ing. J. C. Baldi					